


LEGENDA ZNAČEK:	
	VVOD 1+PE+N, 230V
	V PROSTORU PROVEDENO DOPLNKOVÉ POSPOJOVÁNÍ
	ROZVADĚČ

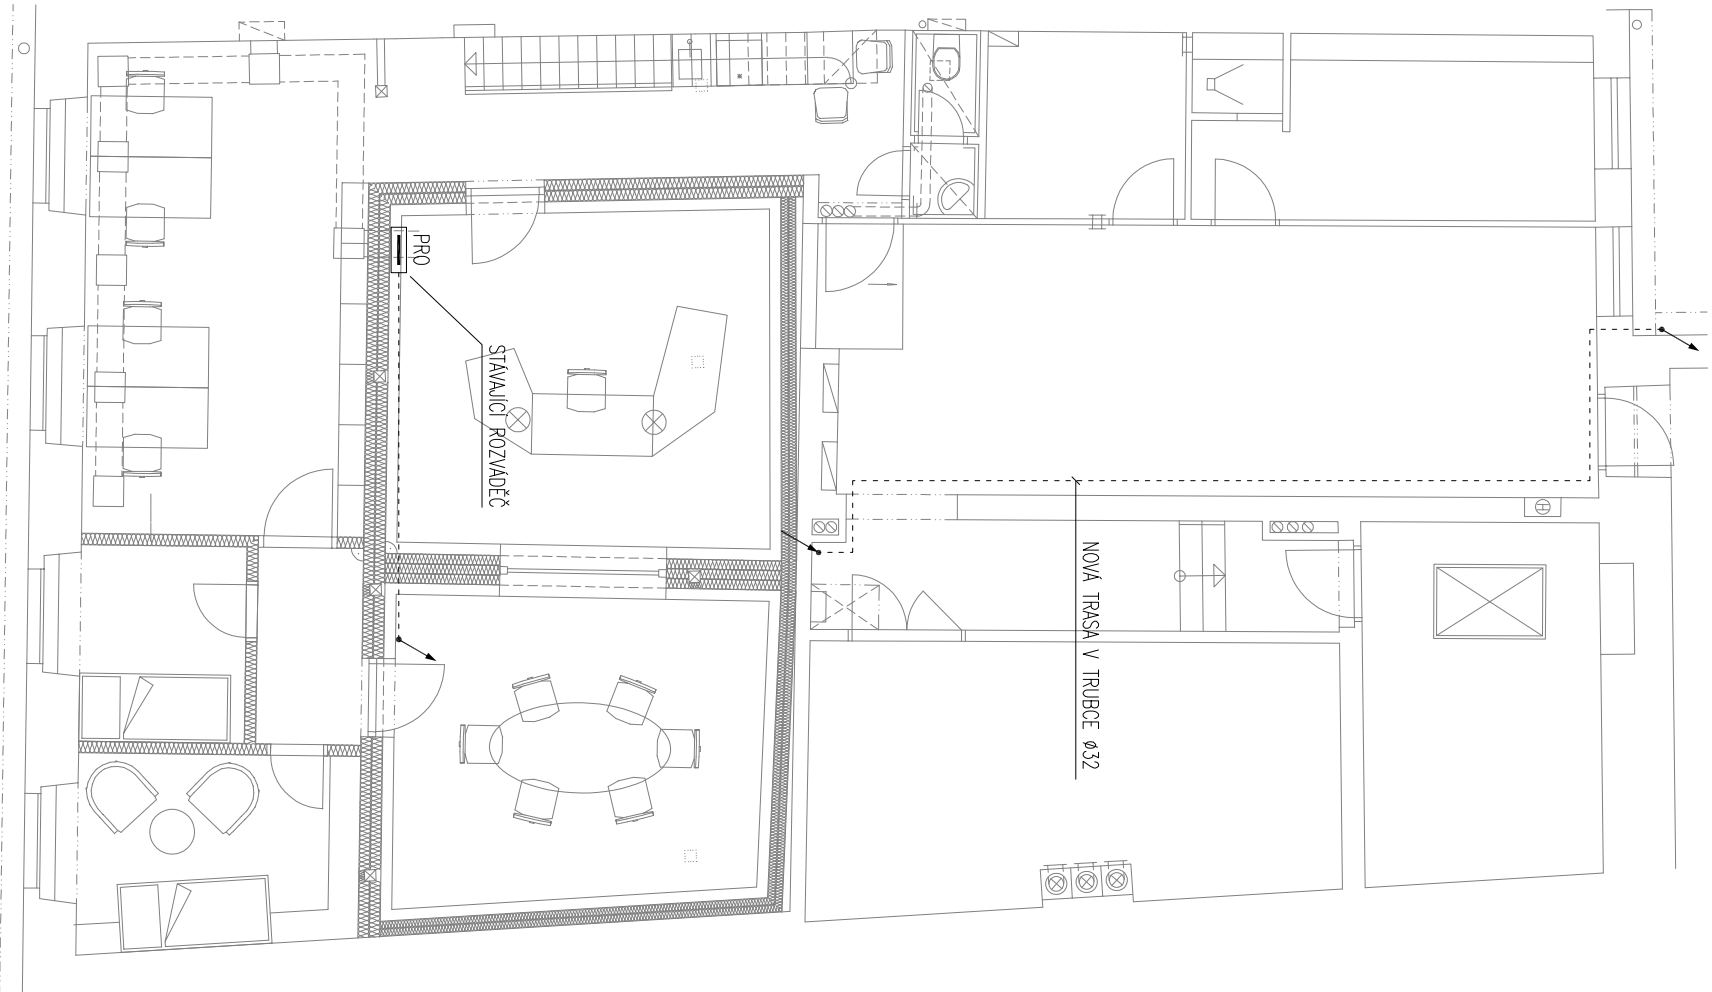

ZOUP. PROJEKTANT:	Oto Papoušek	VYPRACOVAL:	Oto Papoušek	ZPRACOVATEL:	AIR TECHNIC clima s.r.o.	
KONTROLOVAL:	Oto Papoušek				No Kocínice 210/3 / 160 00 Praha 6 Tel:233 336 818 / email:powicek@airtechnic.cz	
INVESTOR:	Český rozhlas	Vinohradská 12 , 120 99 Praha 2			STUPĚN DOKUMENTACE: DOKUMENTACE PRO PROVEDENÍ STAVBY	
STAVBA (AKCE):	Stúdio českého rozhlasu Jihlava, MASARYKOVÝ NÁMĚSTÍ 42				DATUM: 08/2019	
PS (SO):	—				FORMÁT: 2x A4	
ČÁST:	SILNOPROUDÁ ELEKTROTECHNIKA				MĚŘÍTKO: 1:100	
OBSAH:	PŮDORYS 4.NP			Č. VYKRESU:	102	Č. PARÉ: