




ŘEZ

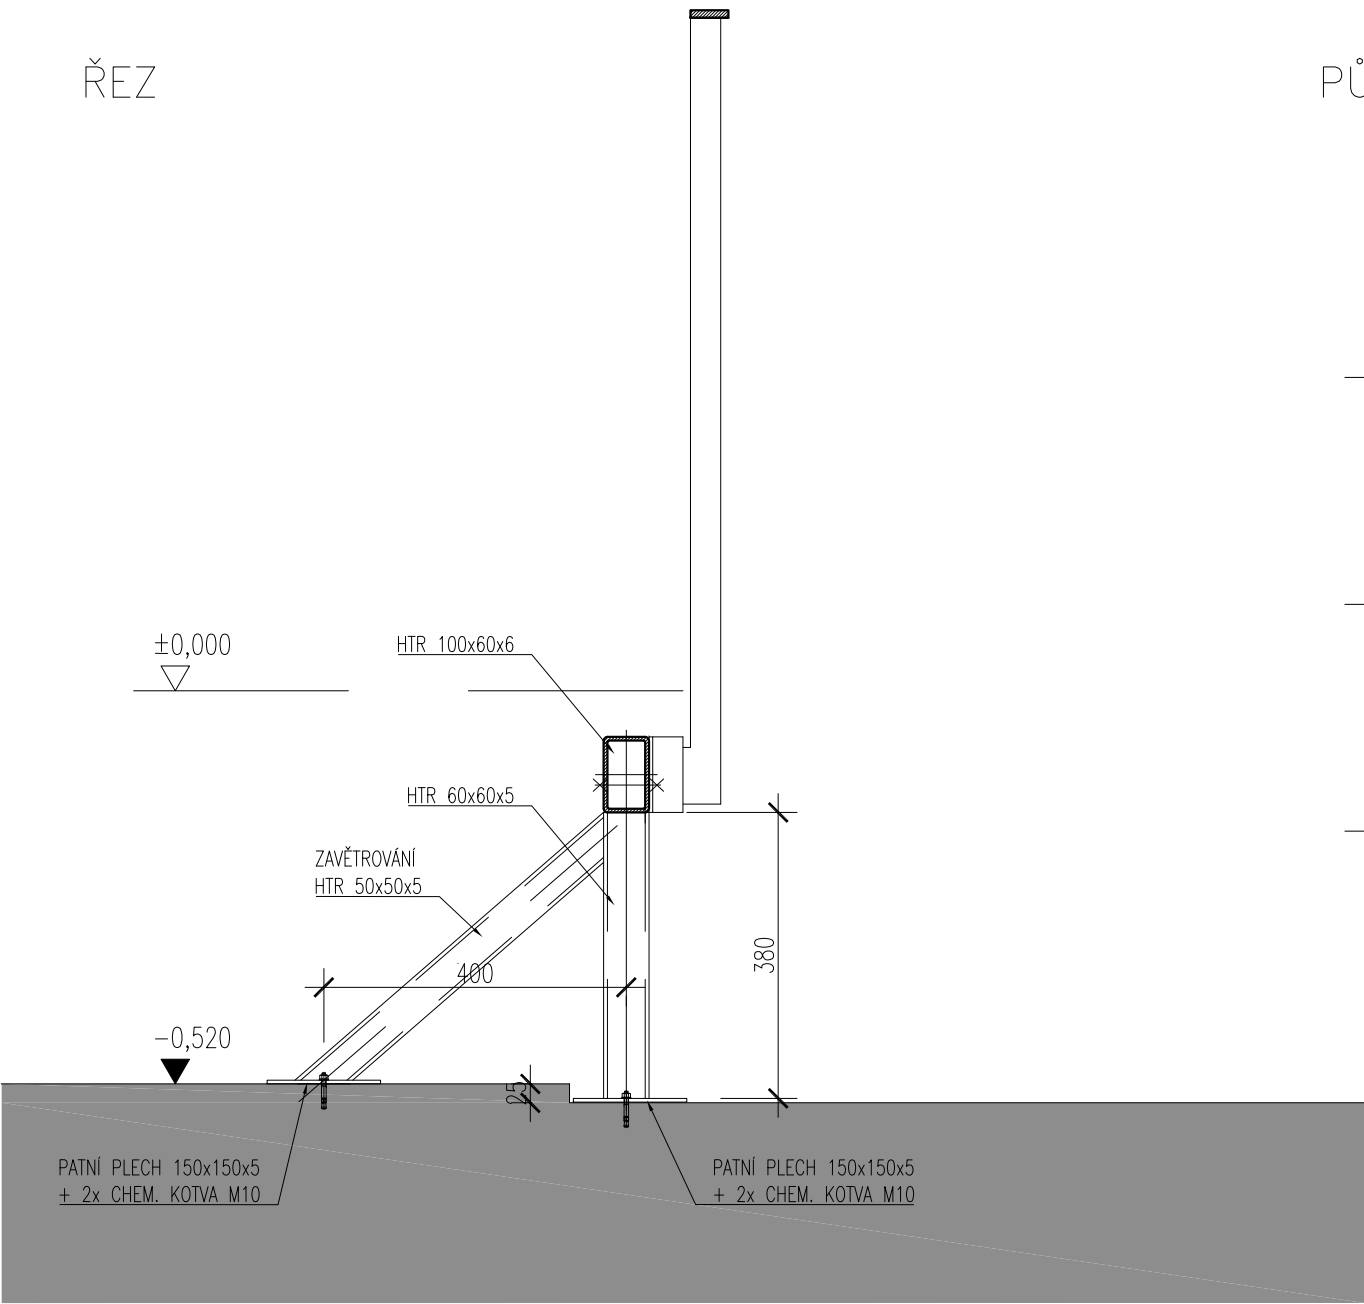

PŮDORYS

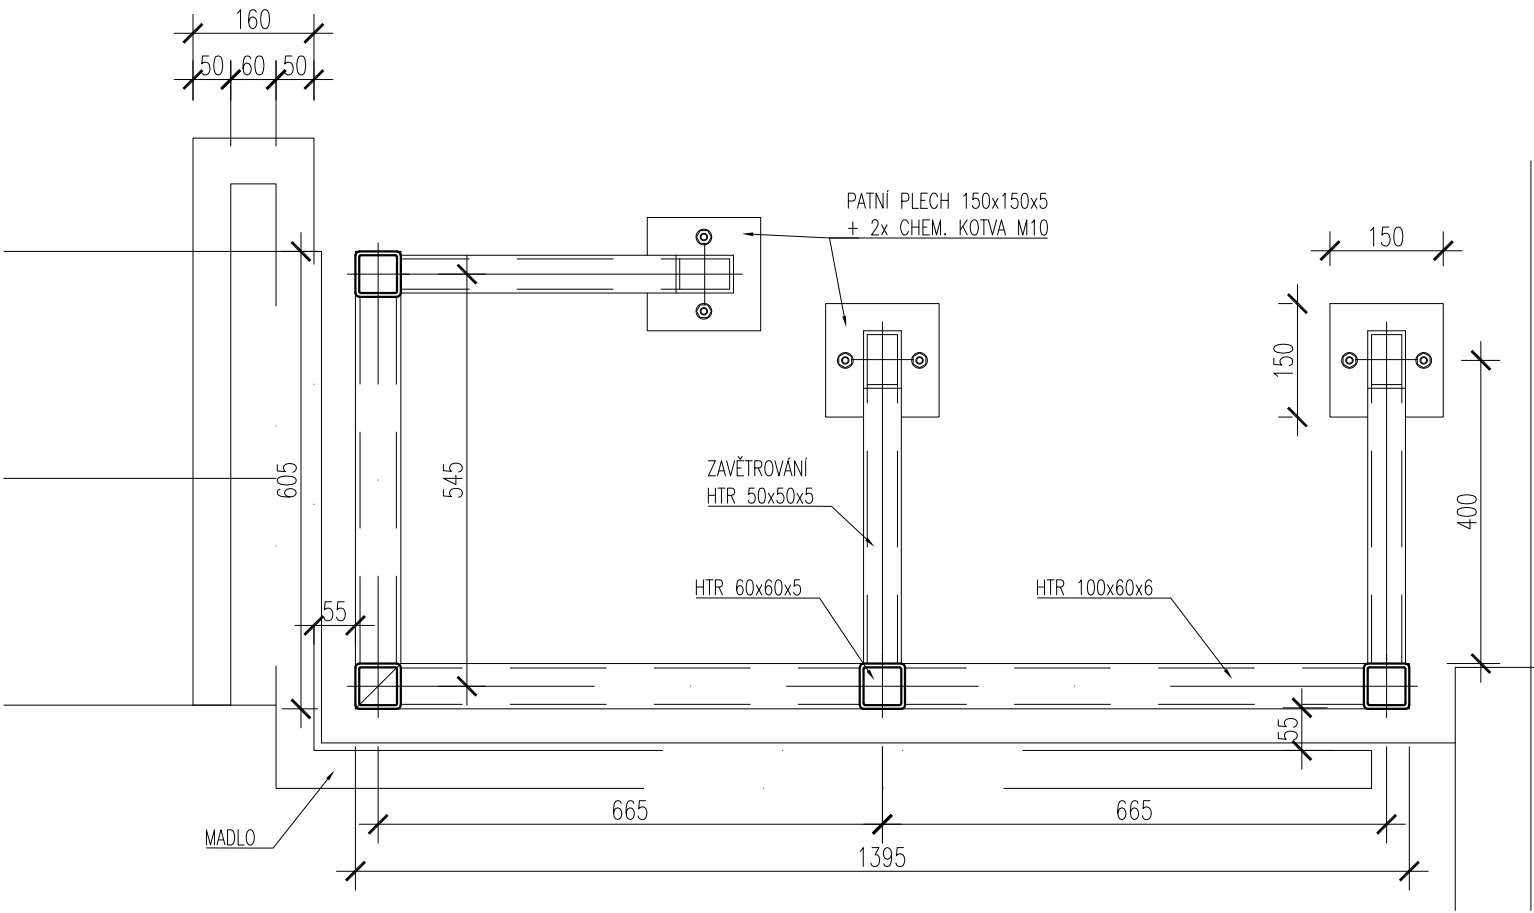

DETAIL KOTVENÍ
1:5

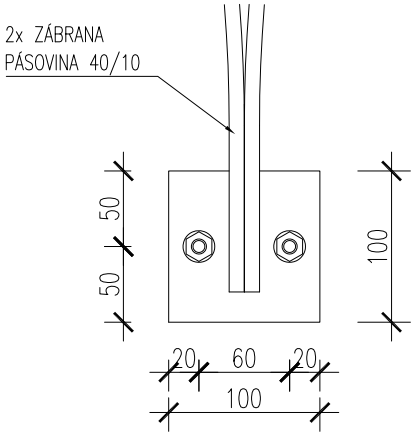

© CMC architects a.s. AUTORSKÁ PRÁVA VYHRAZENA

NÁZEV PROJEKTU:

RADIOKAVÁRNA
"ON AIR"
ČESKÝ ROZHLAS, VINOHRADSKÁ 12, 120 99 PRAHA 2

CMCARCHITECTS

NÁZEV VÝKRESU:

PODKONSTRUKCE ZÁBRADLÍ - Z1

MĚŘÍTKO:

1:10

DATUM REVIZE:

REVIZE:

00

ČÍSLO DETAILU:

02